


План трассы трубопроводов. Генплан. (1:500)

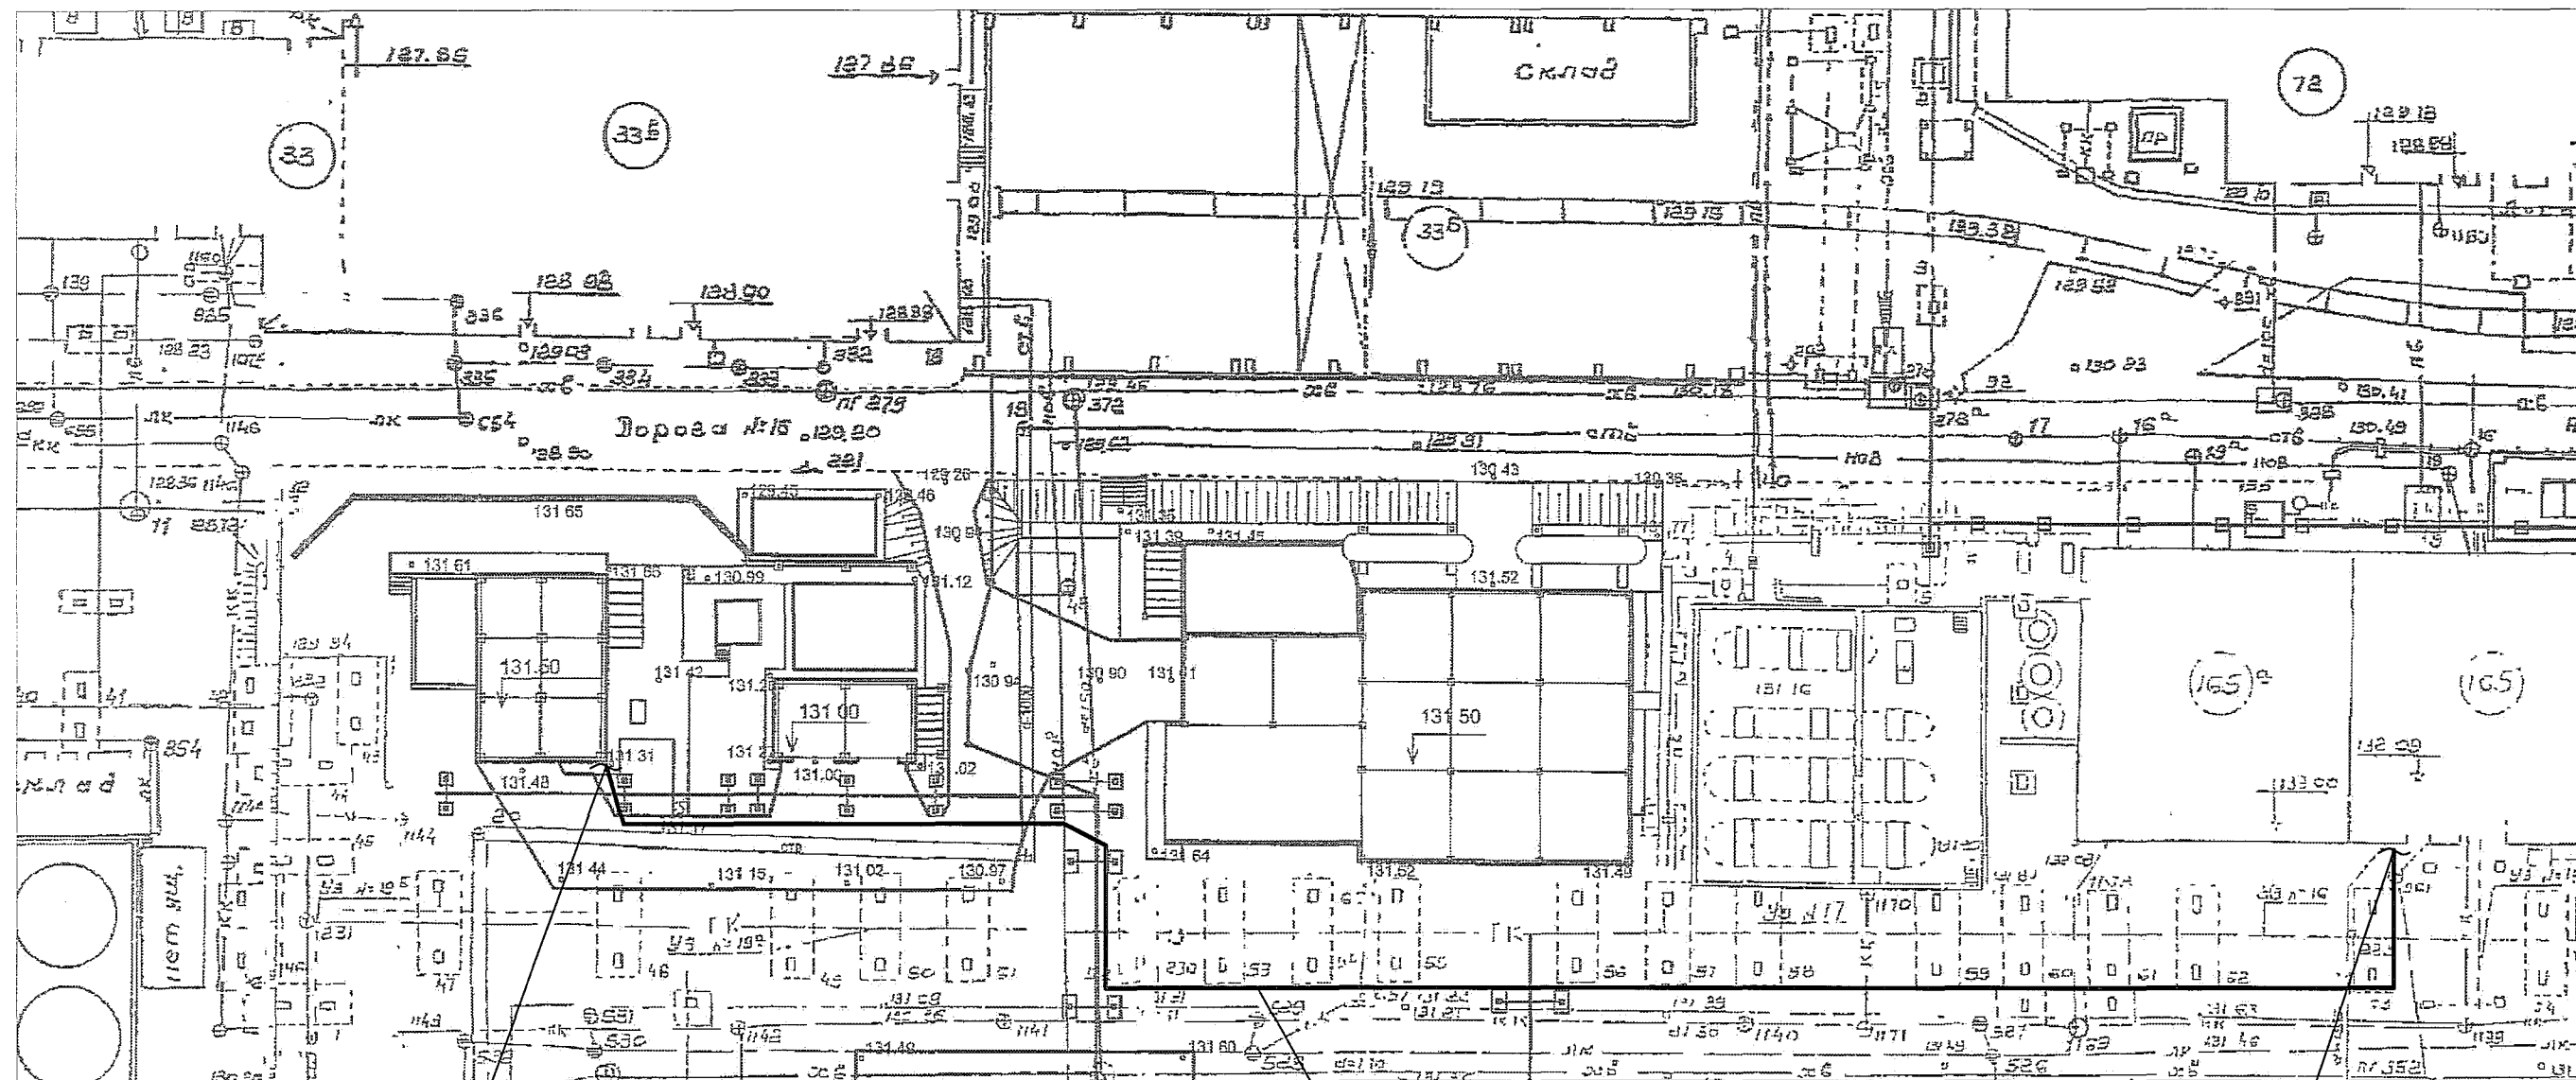


Кабель В1014-н1  
см. план на отм. 0,000  
на листе 1709-28-ХФМ-ЭМ1.7

Кабель В1014-н1  
по сущ. кабельной трассе

Кабель В1014-н1  
см. план к. 165 на отм. 0,000

План к. 165 на отм. 0,000 (1:100)

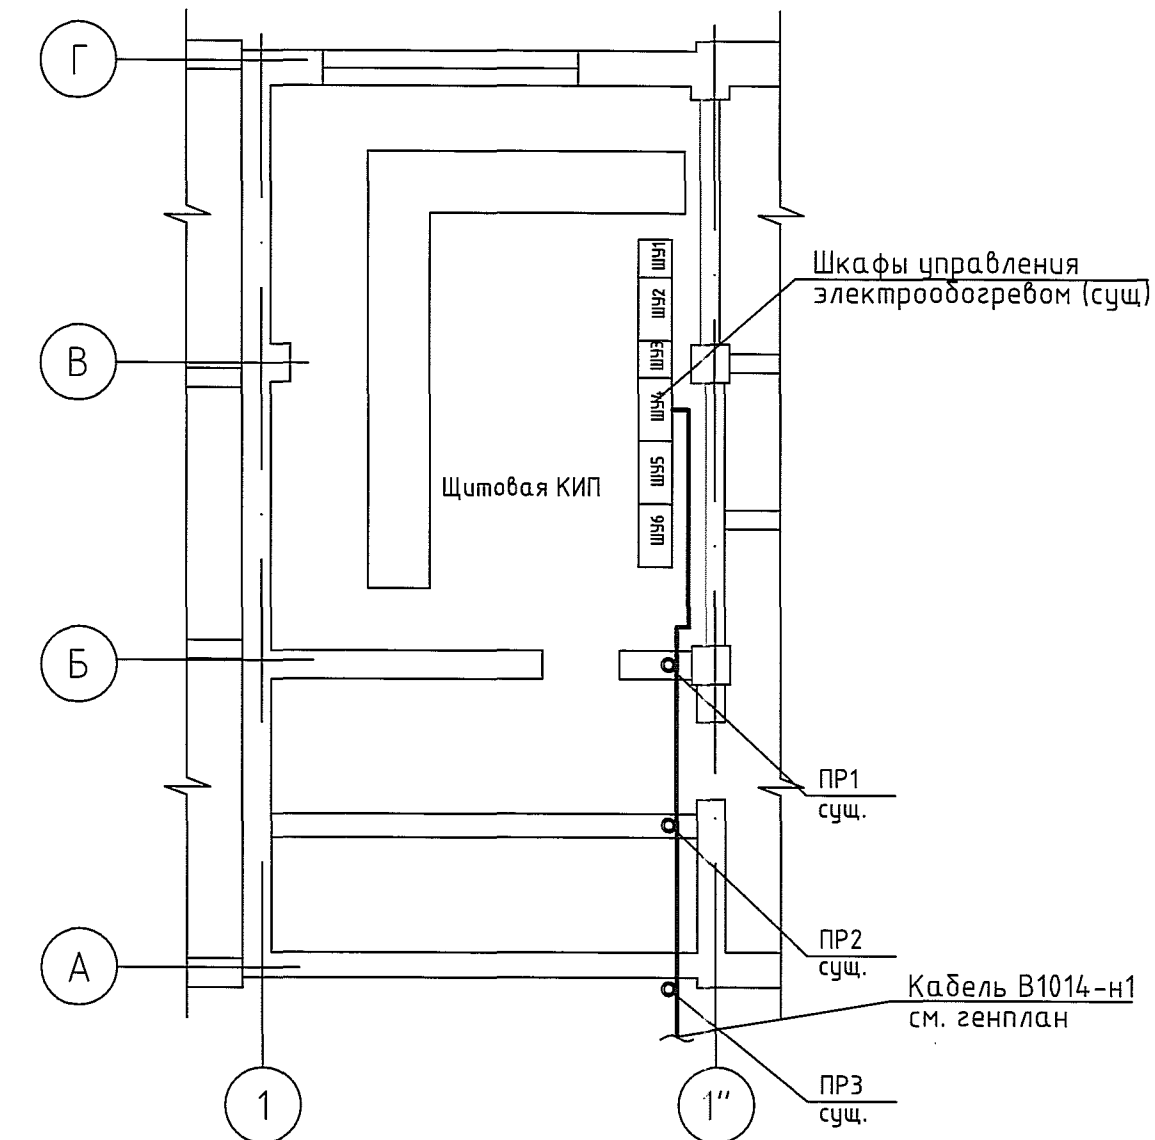

Поз.	Наименование	Кол.	Примечание
В1014-н1	Кабель ВБШнг 5x6	200м	

1. Общие данные см. черт. 1709-28-ХФМ-ЭМ1.1.

1709-28-ХФМ-ЭМ1.6					
ООО "ГалоПолимер Кирово-Чепецк"					
Изм.	Кол. уч.	Лист	№ док.	Подп.	Дата
Разраб.		Ожегов		<i>[Signature]</i>	22.05.18
Проб.		Коврижных		<i>[Signature]</i>	22.05.18
Нач. отд.		Масленников		<i>[Signature]</i>	23.05.18
Нач. УПР		Орлов		<i>[Signature]</i>	23.05.18
Н. контр.		Ковальцова		<i>[Signature]</i>	23.05.18
Утв.		Шибанов		<i>[Signature]</i>	23.05.18
Переобвязка емкости поз.Е-201/2				Стадия	Лист
П				Р	1
План прокладки кабельной трассы от корп.165 до блока 2				УПР ГалоПолимер Кирово-Чепецк 244669	

Инв.№ подл. 244669  
 Подпись и дата 28.05.18.  
 Взам. инв.№  
 Энергетик Болтышев  
 24.05

Согласовано