



План трассы трубопроводов. Генплан. (1:500)

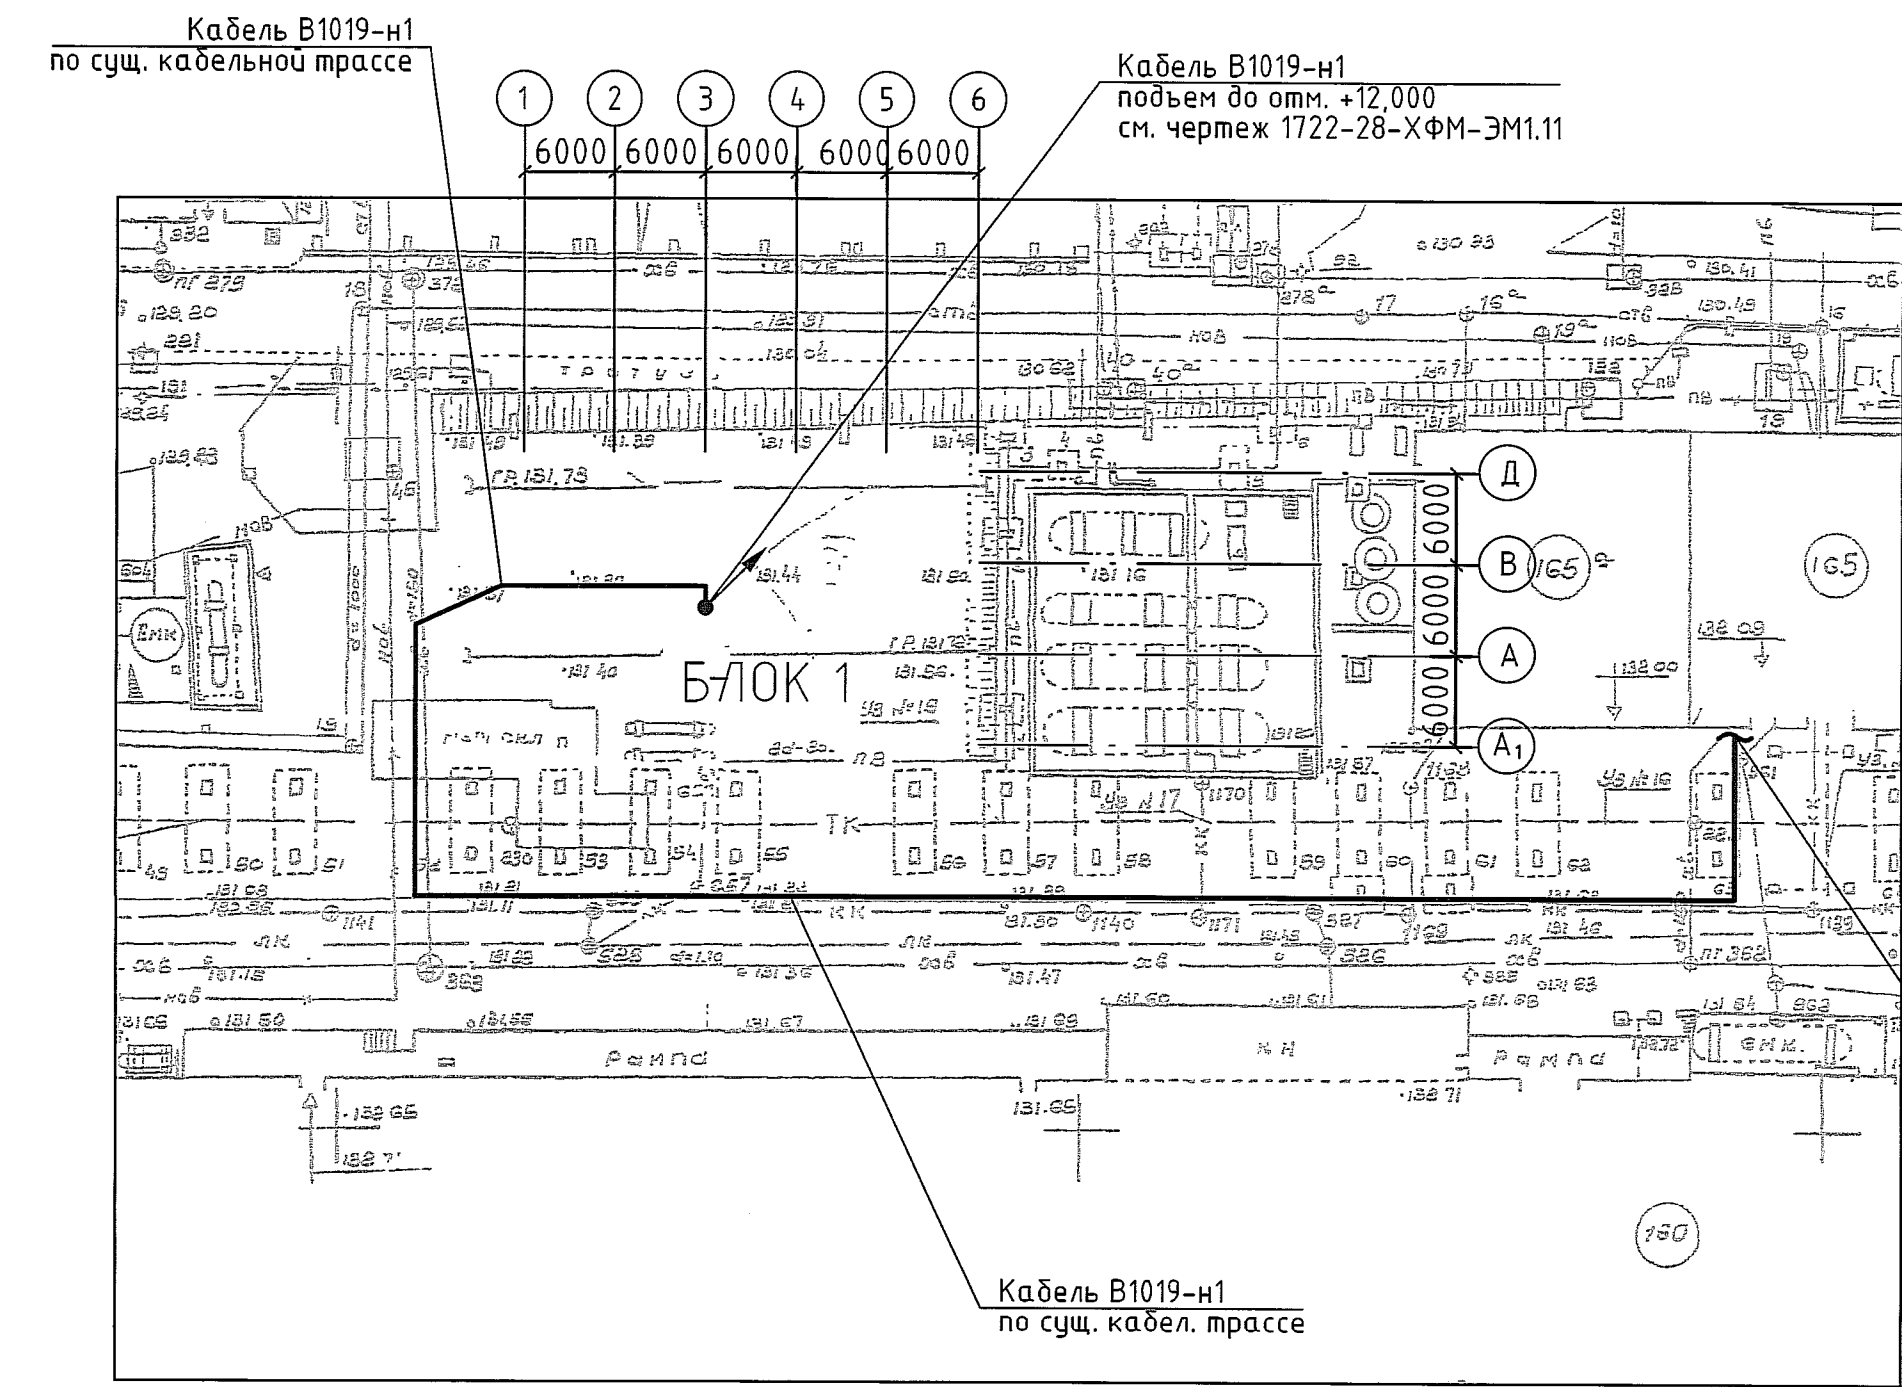

План к. 165 на отм. 0,000 (1:100)

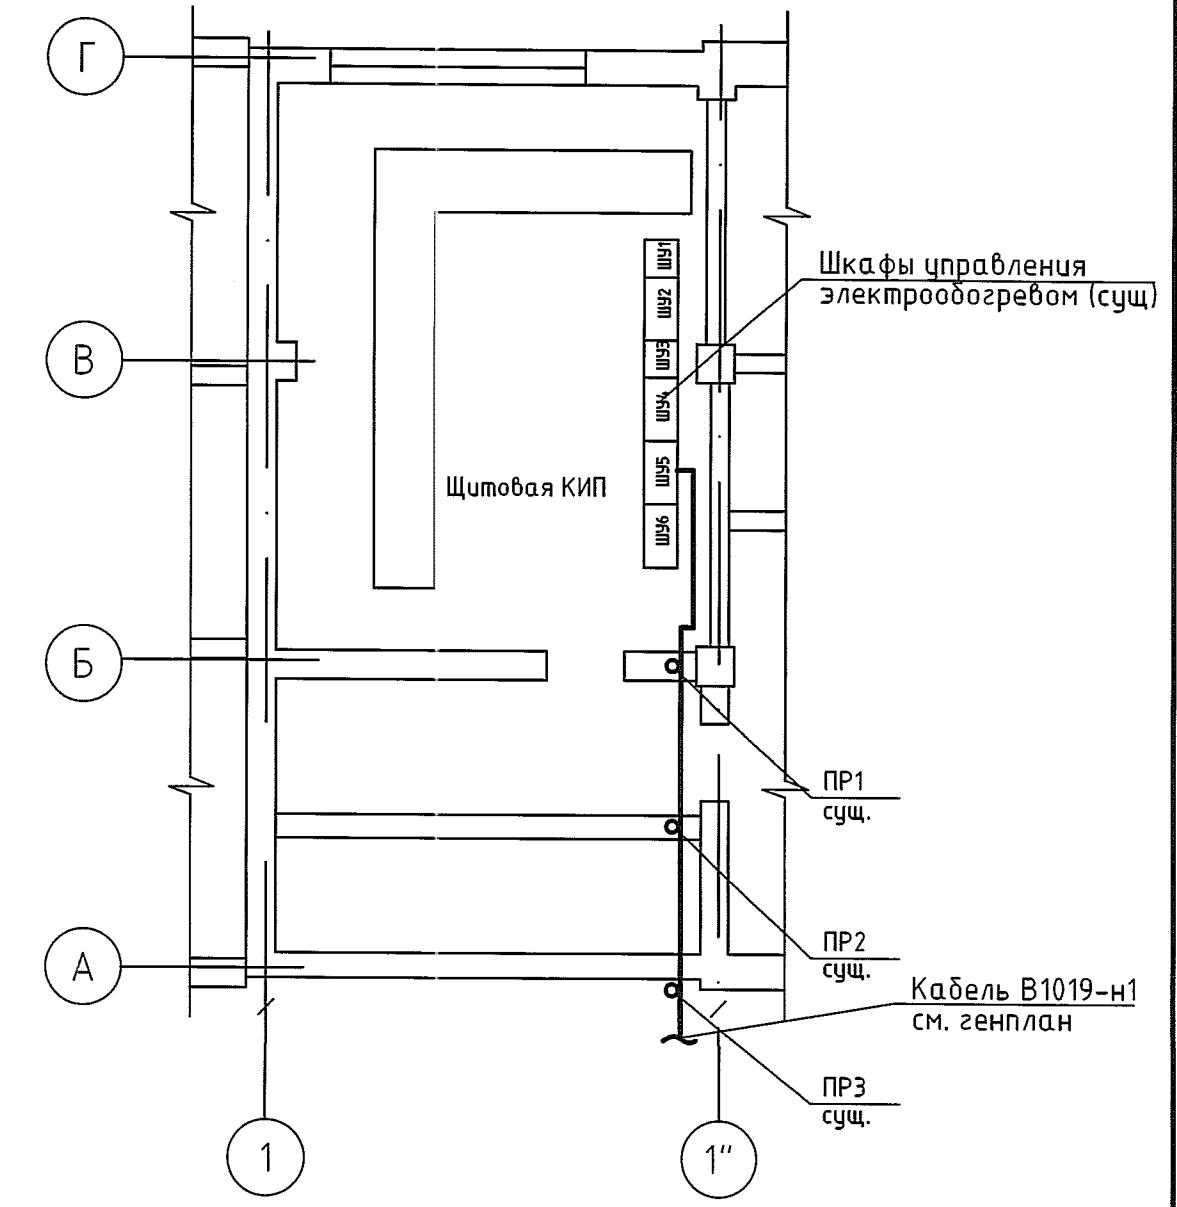

Поз.	Наименование	Кол.	Примечание
В1019-н1	Кабель ВБШнг 5x10	220м	

1. Общие данные см. черт. 1722-28-ХФМ-ЭМ1.1.

Согласовано
Энергетик
Болтышев
12.12.19

Взам. инж.н
ИИО.С.Т.

Подпись и дата
18.12.19

1722-28-ХФМ-ЭМ1.10					
000 "ГалоПолимер КирОВО-Чепецк"					
Изм.	Кол. чл.	Лист	№ док.	Подп.	Дата
Разраб.	Ожегов	1	17.2018	Е.О.	09.12.19
Проб.	Вахрушева	1	10.12.19	В.В.	10.12.19
Нач. отд.	Масленников	1	10.12.19	В.В.	10.12.19
Нач. УПР	Орлов	1	12.12.19	В.В.	12.12.19
Н. контр.	Ковальцова	1	12.12.19	В.В.	12.12.19
Утв.	Шибанов	1	12.12.19	В.В.	12.12.19
Замена линии топочных газов от дымохода поз.ДН-101				Стадия	Лист
Генплан				Р	1
УПР ГалоПолимер КирОВО-Чепецк				247037	