


Имя, И.И. 8916 523
 Подпись и дата 16.09.19
 Взам. инв.№
 Должность Энергетик
 Фамилия Патрушев
 Дата 16.09.19

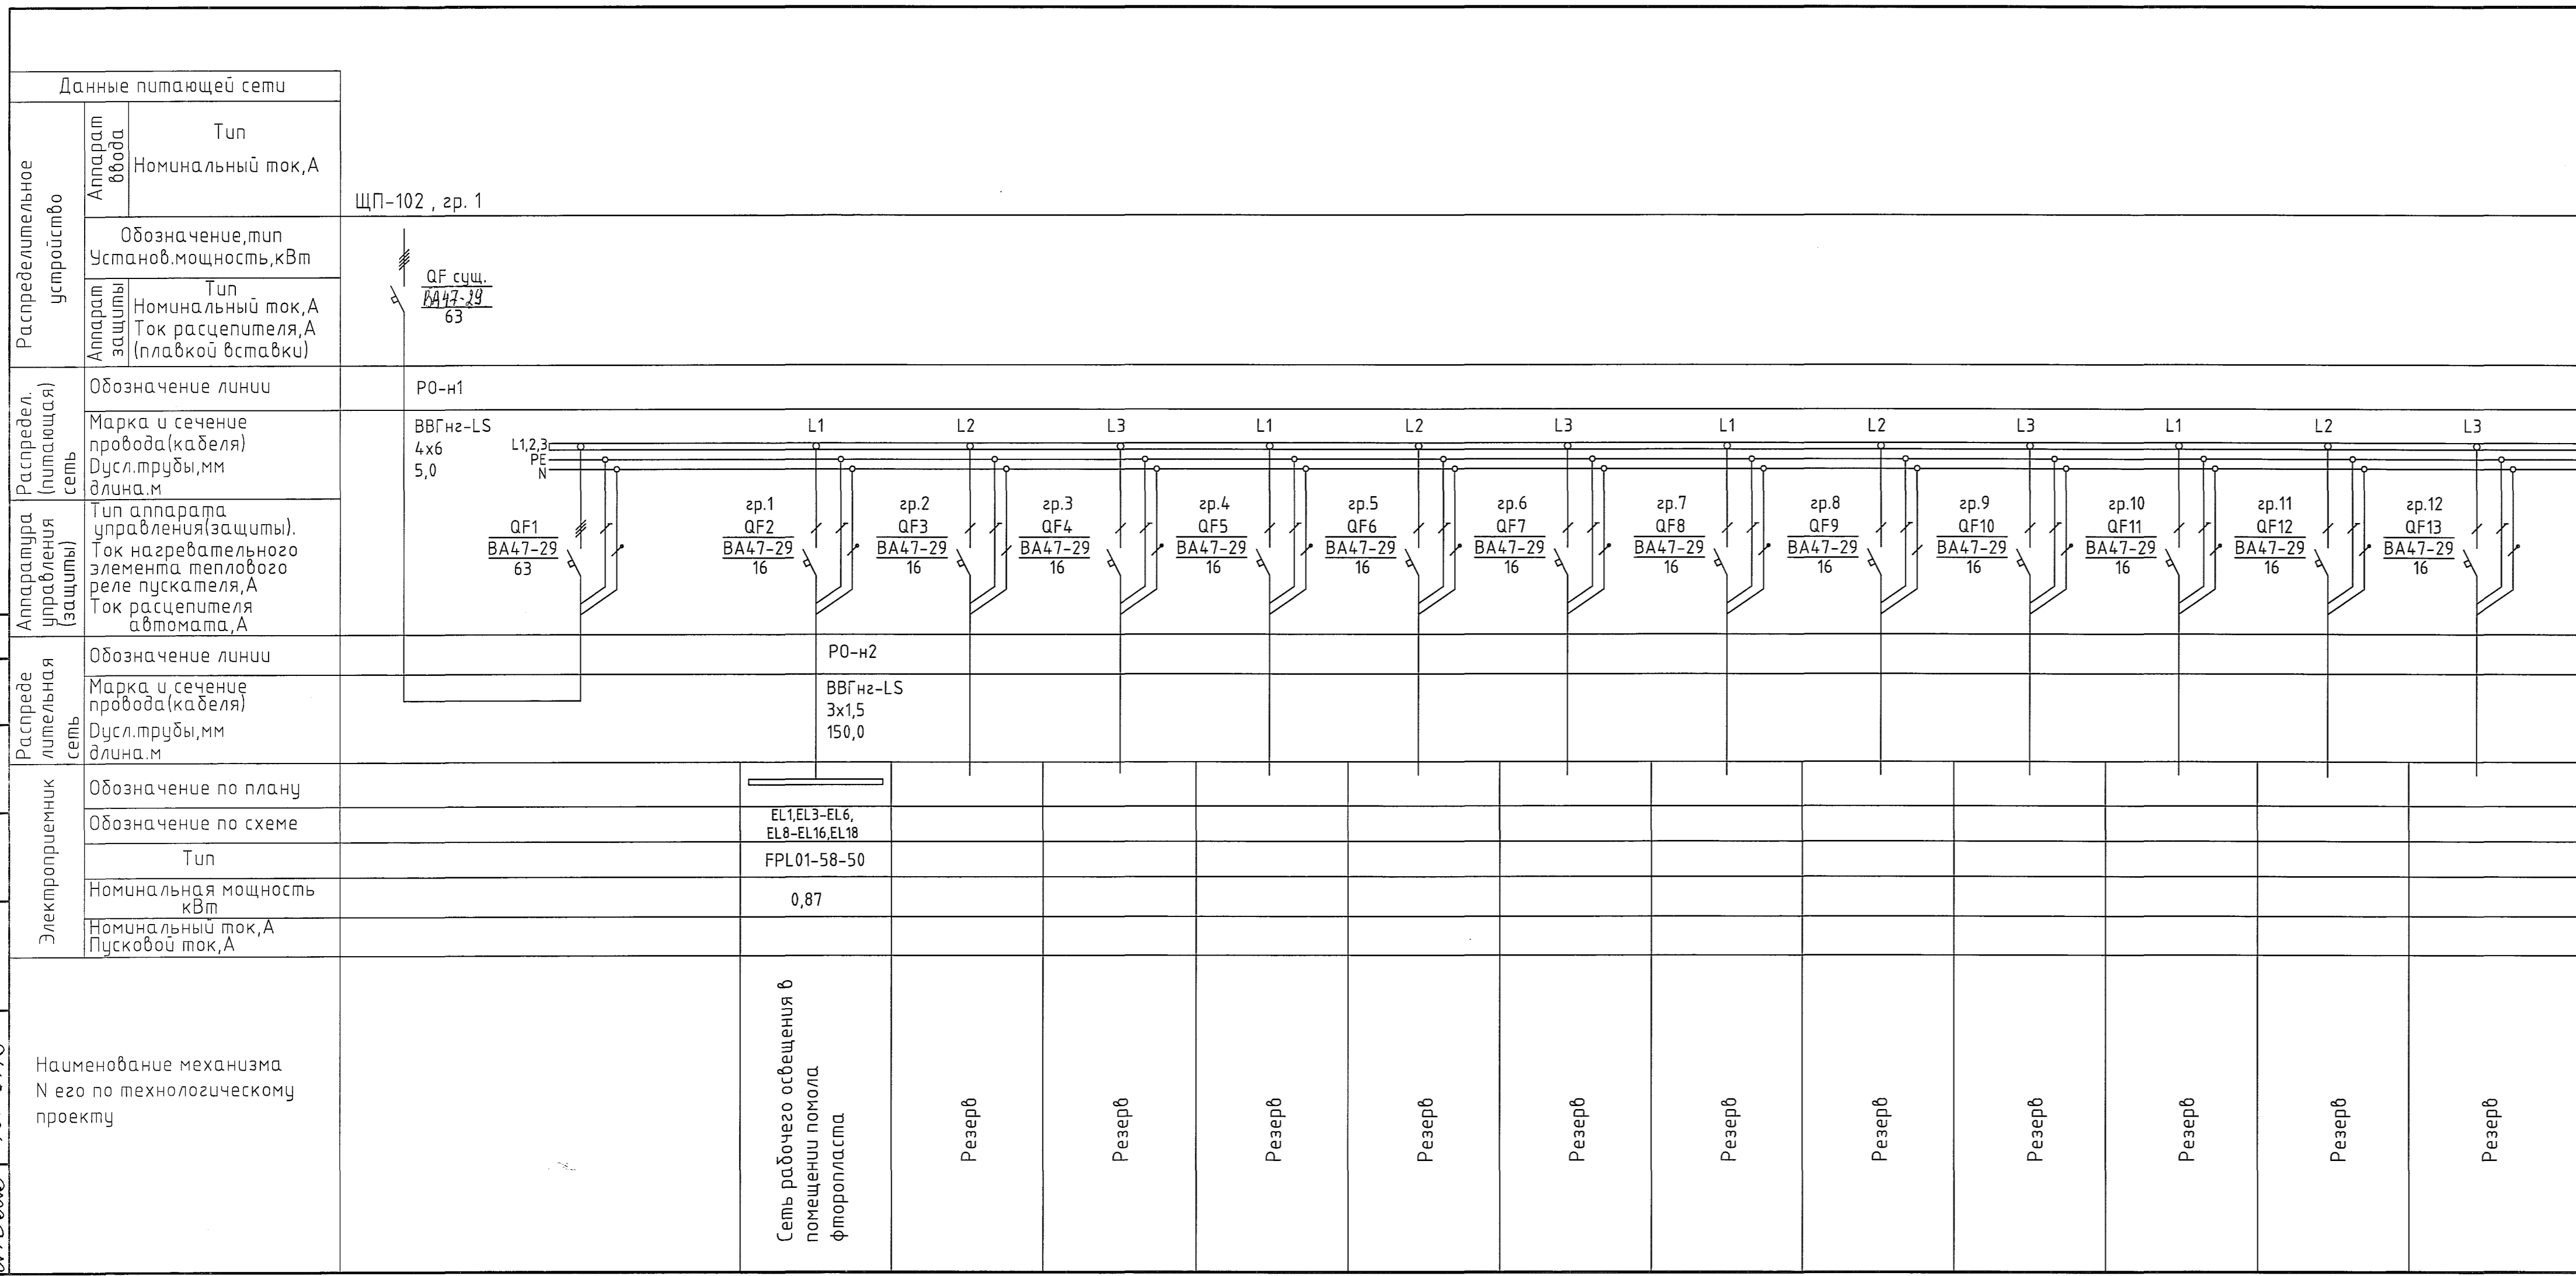

Поз. обозначение	Наименование	Кол.	Примечание
РЩ0-40	Щиток освещения для производственных и общественных зданий ОЩВ-3-63-12-0 36 УХЛ4 IP31 210x245x120 мм	1	IEK
QF1	Автоматический выключатель ВА47-29 3P 63А	1	комплектно
QF2-QF13	Автоматический выключатель ВА47-29 1P 16А	12	комплектно
EL1, EL3-EL6, EL8-EL16, EL18	Светильник FPL01-58-50 светодиодный 58Вт IP66	15	ФЕРЕКС
PO-н1	Кабель силовой с медными жилами ВВГнг-LS 4x6	5м	«Электрокабель» Кольчугинский завод»
PO-н2	Кабель силовой с медными жилами ВВГнг-LS 3x1,5	150 м	«Электрокабель» Кольчугинский завод»

1. Общие данные см. черт. 1629-27-76-302.1.

1629-27-76-302.2			
ООО "ГалоПолимер Кирово-Чепецк"			
Изм.	Кол. уч.	Лист	№ док.
Разраб.	Сиволоп		
Провер.	Коврижных		
Нач. отд.	Масленников		
Нач. УПР	Орлов		
Н.контр.	Ковальцова		
Утв.	Шибанов		

Производство тонкомолотых порошков фторопласта Ф-4. Освещение в помещении помола фторопласта

Стадия Лист Листов

Р 1

Однолинейная схема питания РЩ0-40

УПР ГалоПолимер Кирово-Чепецк 246523